



PRZEKROCZENIE II
PROFIL PODŁUŻNY
Skala 1:100/1:500

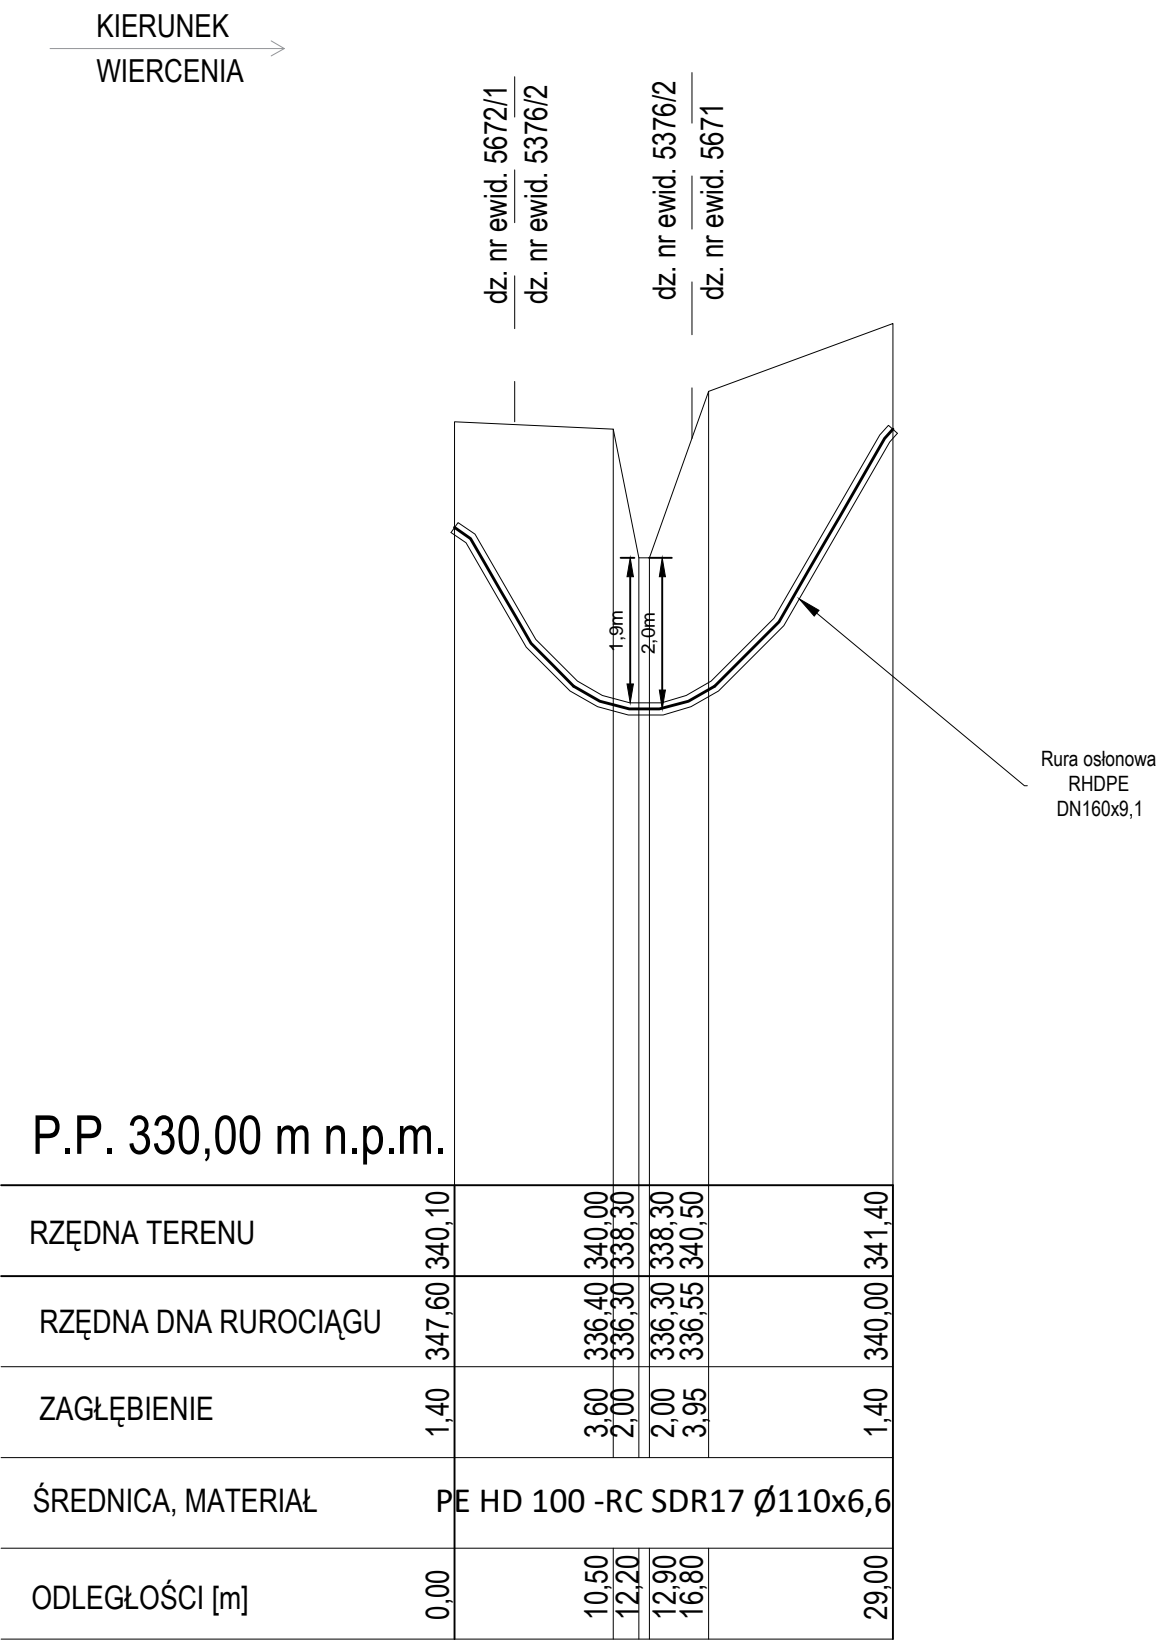

Uwaga.
1. Głębokość posadowienia uzbrojenia istniejącego podano orientacyjnie i należy liczyć się z tym, że w rzeczywistości wystąpią odstępstwa od podanych lokalizacji i głębokości, które przedstawiono na profilach.

<div><div></div><div>ARPA Projekt ul. 3 Maja 55, 36 - 200 Brzozów</div></div>			
Nazwa biektu:	Budowa sieci wodociągowej w miejscowości Barycz z ujęcia wody w miejscowości Domaradz-Poręby		
Inwestor:	Gmina Domaradz, 36-230 Domaradz 345		
Adres budowy:	Domaradz, Golcowa, Barycz		
Treść rysunku:	Profil podłużny - przekroczenie II Potoku Baryczka		Stadium: PB
Projektował:	Nazwisko i Imię, specjalność i nr uprawnień	Podpis	Skala: 1:100/1:500
	mgr inż. Paweł KUŹNIAR upr. bud. bez ogr. w spec. inst. sanit. Nr PDK/0272/PWOS/13		Nr rys. 6
Sprawdził:	mgr inż. Jarosław BODNAR upr. bud. bez ogr. w spec. inst. sanit. Nr PDK/0093/PWOS/13		Data: czerwiec 2019